


LEGENDA ZAŘIZOVACÍCH PŘEDMĚTŮ:

- WC - ZÁCHODOVÁ MÍSA ZÁVĚSNÁ
- Vy - VÝLEVKA
- D - DŘEZ
- U - UMYVADLO
- SP - SPRCHOVÝ KOUT -VANIČKA A ZÁSTĚNA

LEGENDA

- K KOLENO
- PK PŘIPOJOVACÍ KOLENO 90° S HRDLEM PRO PŘIPOJENÍ ZÁPACHOVÉ UZÁVĚRKY + ZÁSUVNÉ TĚSNĚNÍ PRO di=58 ( umývadlo 58x32, dřez 58x50)
- PH PŘÍMÉ HRDLO DN 110/90 PRO ZÁVĚSNÉ WC
- O ODBOČKA (v odpadním potrubí 88,5"; ve svodném potrubí 45")
- HT HRDLO S TĚSNĚNÍM PRO PŘIPOJENÍ ZÁPACHOVÉ UZÁVĚRKY VANY, SPRCHOVÉ VANIČKY PRAČKOVÉHO SIFONU A PŘÍVZDUŠNOVACÍHO VENTILU
- HL 904 PŘÍVZDUŠNOVACÍ VENTIL PRO POTRUBÍ DN 30, 40, 50, 75
- HL 138 PODOMÍTKOVÁ VODNÍ ZÁPACHOVÁ UZÁVĚRKA PRO ODVOD KONDENZÁTU

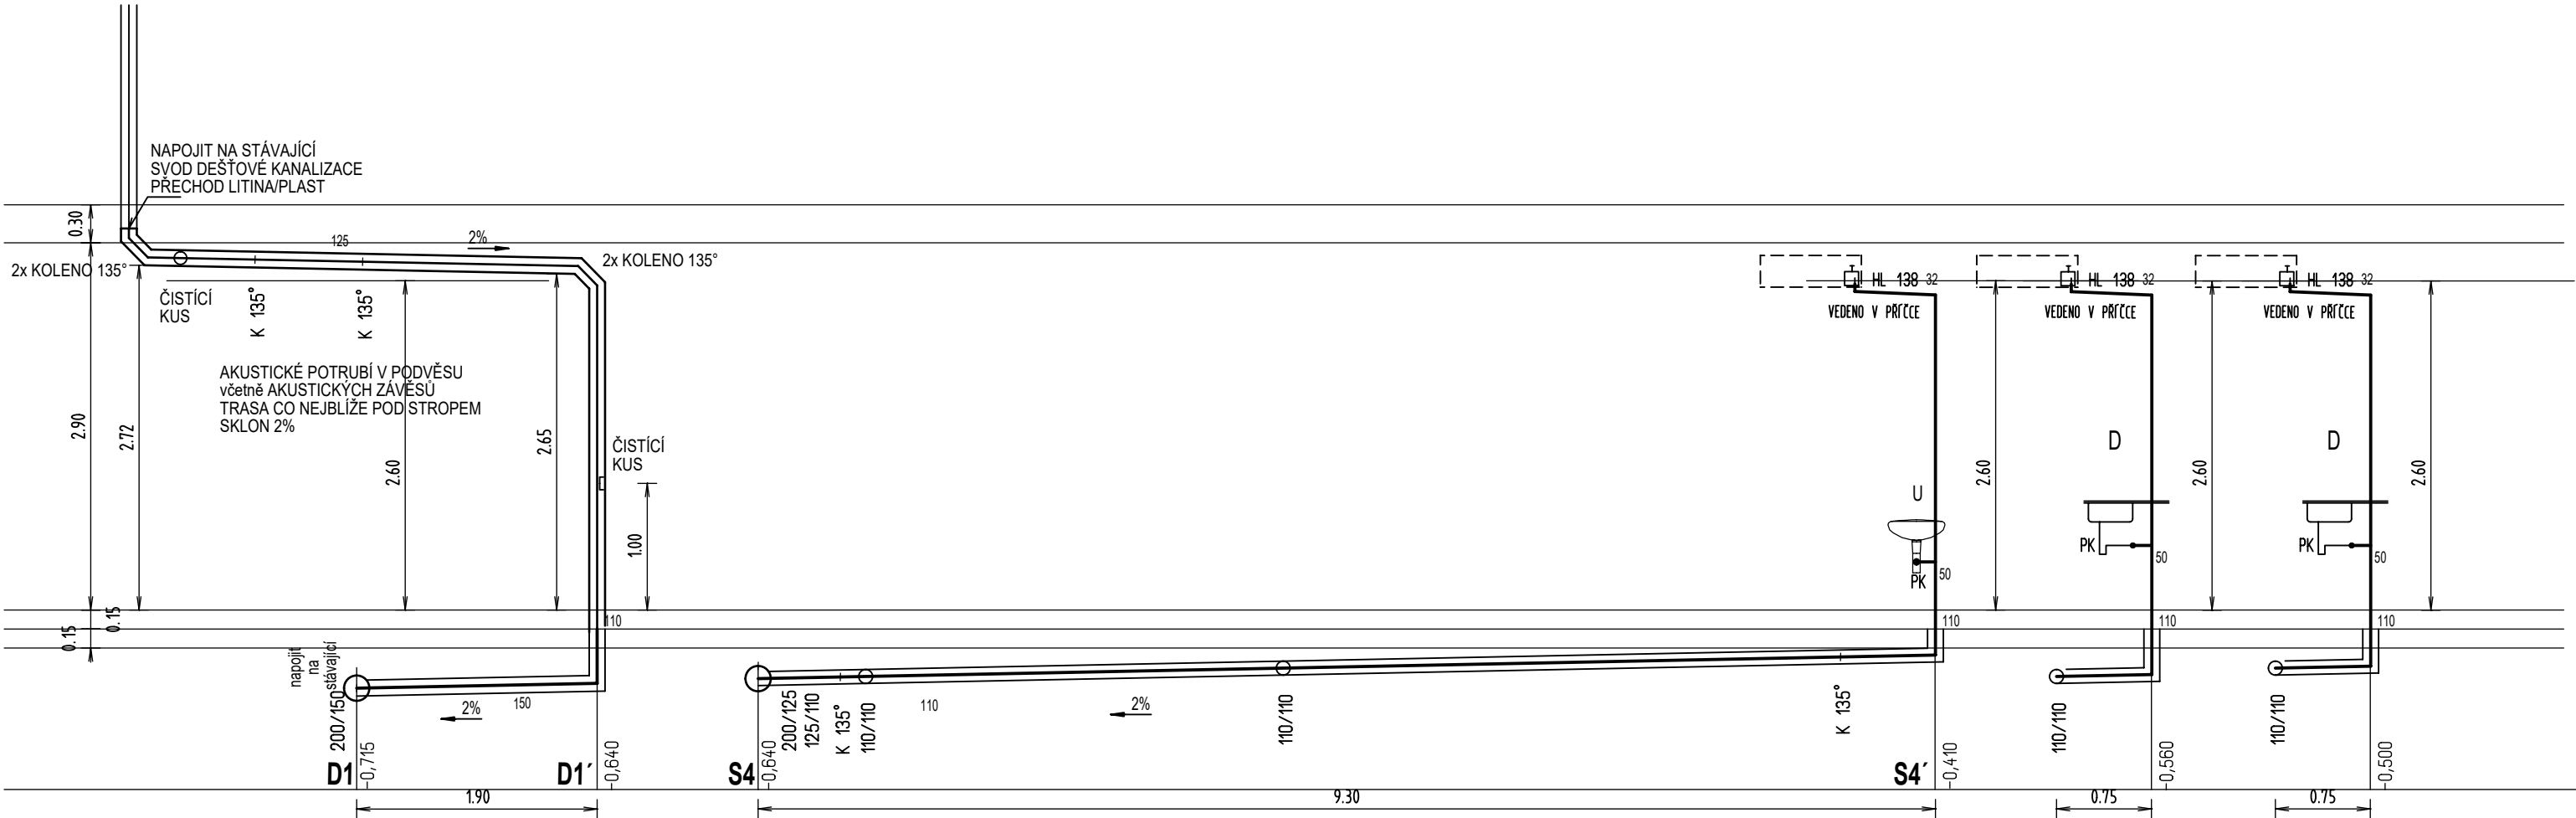

± 0,000 = ÚROVEŇ PODLAHY V 1.NP		ČÍSLO ZAKÁZKY :  018 04 22	
AKCE : <b>ZMĚNA ÚČELU VYUŽITÍ STÁVAJÍCÍ PROVOZOVNY NA ORDINACI LÉKAŘE V OBJEKTU ŠUMPERKA</b>		<b>AKK</b> <b>ARCHITEKTONICKÁ KANCELÁŘ KŘIVKA</b>	
MÍSTO : Rychnovská 651, 199 00 Praha 9 - Letňany katastrální území: Letňany [731439], číslo parcely: 652/51			
INVESTOR : Městská část Praha18, Bechyňská 639, 199 00 Praha 9 - Letňany		ADRESA : BEDŘICHOVSKÁ 2183/16 PRAHA 8 182 00	
ZHOTOVITEL : Architektonická kancelář Křivka s.r.o.			
DATUM : 07/2022	VEDOUČÍ PROJEKTU : evidenční číslo ČKAJT: 0009180 Ing. Radek Dědina		
STUPEŇ :  DSP	ZODPOVĚDNÝ PROJEKTANT : Ing. Radek Dědina		
	VYPRACOVAL : Ing. Radek Dědina		
ČÁST PROJEKTU : D.1.4 TECHNIKA PROSTŘEDÍ STAVEB		MĚŘÍTKO : 1:50	REVIZE:
OBSAH : PŮDORYS 1.NP - KANALIZACE - PODÉLNÝ ŘEZ		OZNAČENÍ : D.1.4.E.04	