

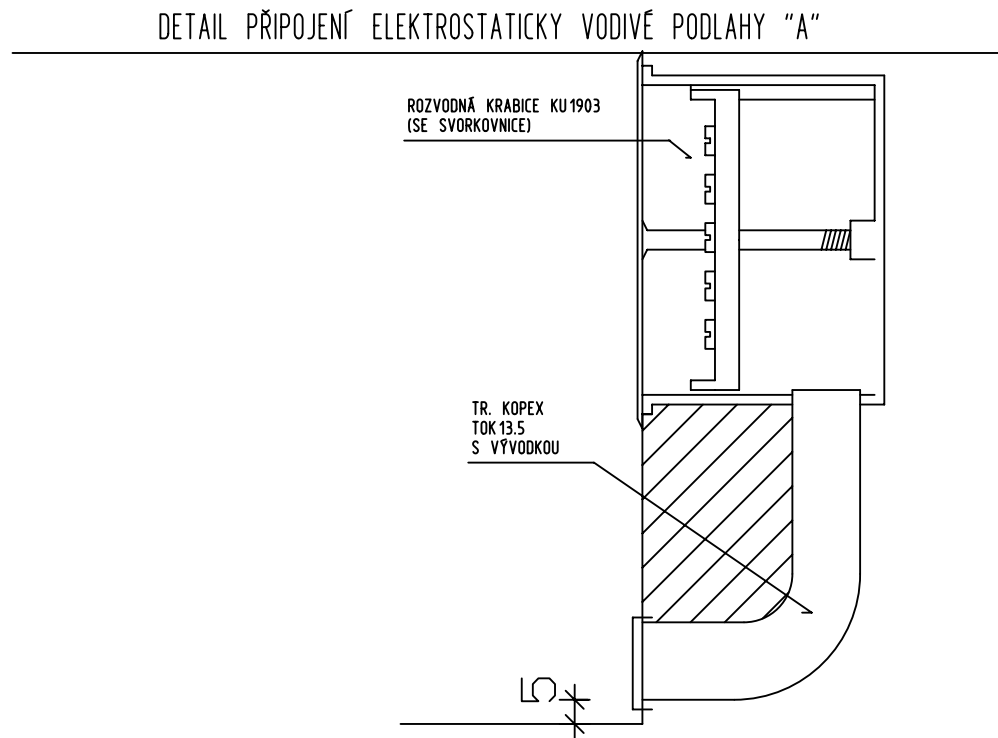


LEGENDA PŘIPOJENÍ POSPOJENÍ PRO VP

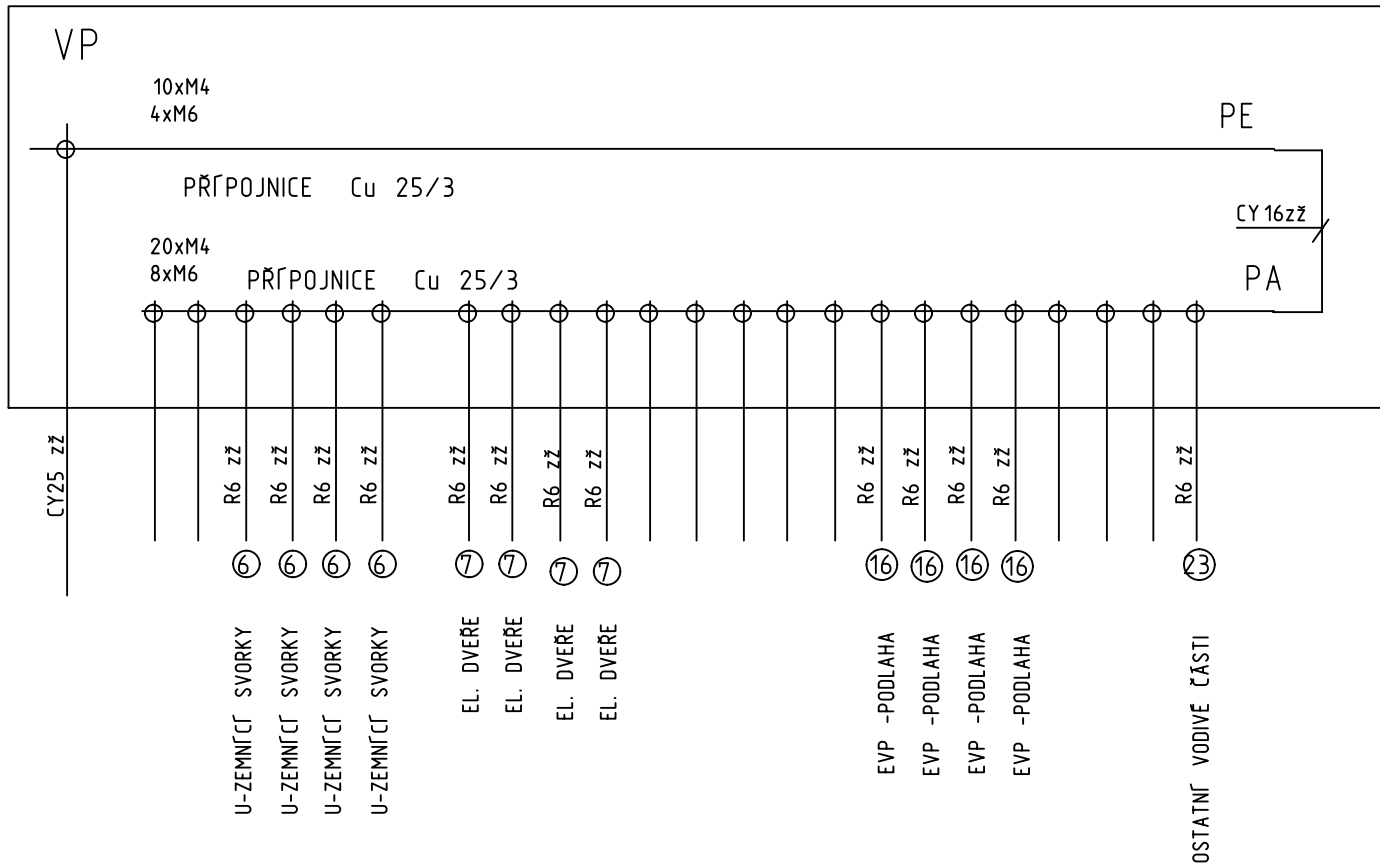

VYROVNÁVAČ POTENCIÁLU VF  
(KRABICE KO 125)

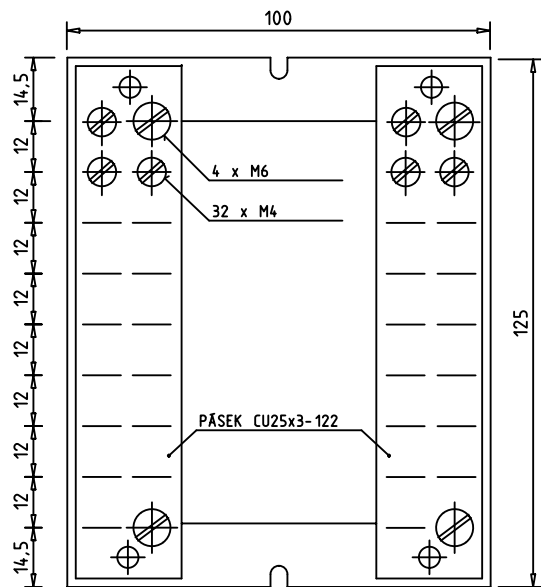

ZHOTOVENÍ VP JE TAK MOŽNO PROVÉST Z TYPOVÝCH DÍLŮ  
KRABICE AK 150R NEBO AK 200R (DIETZEL-UNIVOLT)  
VESTAVĚNA ELEKTROINSTALAČNÍ LIŠTA DIN 35  
SVORKOVNICE KL-7 A KL-29

± 0,000 = ÚROVEŇ PODLAHY V 1.NP		
AKCE : ZMĚNA ÚČELU VYUŽITÍ STÁVAJÍCÍ PROVOZOVNY NA ORDINACI LÉKAŘE V OBJEKTU ŠUMPERKA		ČÍSLO ZAKÁZKY : 018 04 22
MÍSTO : Rychnovská 651, 199 00 Praha 9 - Letňany katastrální území: Letňany [731439], číslo parcely: 652/51		AKK ARCHITEKTONICKÁ KANCELÁŘ KRÍVKA
INVESTOR : Měststká část Praha18, Bechyňská 639, 199 00 Praha 9 - Letňany		
ZHOTOVITEL : Architektonická kancelář Křivka s.r.o.		ADRESA : BEDŘICHOVSKÁ 2183/16 PRAHA 8 192 00
DATUM : 07/2022	VEDOUCÍ PROJEKTU : evidenční číslo ČKAIT: 0009180 Ing. Radek Dědina	
STUPEŇ :  DSP	ZODPOVĚDNÝ PROJEKTANT : Ing. Radek Dědina	KONTAKTY :  211 155 190 737 615 321 dedina@arch-krivka.cz
	VYPRACOVAL : Ing. Radek Dědina	
ČÁST PROJEKTU : D.1.4 TECHNIKA PROSTŘEDÍ STAVEB		MĚŘÍTKO : 1:50
OBSAH : VYROVNÁVAČ POTENCIÁLU		OZNAČENÍ : D.1.4G.06