


TABULKA MÍSTNOSTÍ - PODKROVÍ		
ČÍSLO MÍSTNOSTI	ÚČEL MÍSTNOSTI	VNITŘNÍ PLOCHA (M ²)
3.01	SCHODIŠTĚ	26,76
3.02	HALA	32,66
3.03	WC ŽENY - UMÝVÁRNA	5,23
3.04	WC ŽENY - WC	1,28
3.05	WC ŽENY - WC	1,28
3.06	WC ŽENY - HYGIENICKÁ KABINA	2,10
3.07	ÚKLIDOVÁ KOMORA	1,38
3.08	WC MUŽI - UMÝVÁRNA	3,01
3.09	WC MUŽI - PISOÁRY	2,77
3.10	WC MUŽI - WC	1,60
3.11	WC PRO PERSONÁL	3,06
3.12	ODDĚLENÍ DRUŽINY 1	96,58
3.13	ODDĚLENÍ DRUŽINY 2	66,18
3.14	SÁL	176,00
3.15	SKLAD NÁSTROJŮ	12,87
3.16	KABNET	12,90
CELKEM		445,66

Potrubní ventilátor
 $V=520\text{m}^3/\text{h}$, $N_e=150\text{W}/230\text{V}$
 $p_{\text{ext}}=100\text{Pa}$

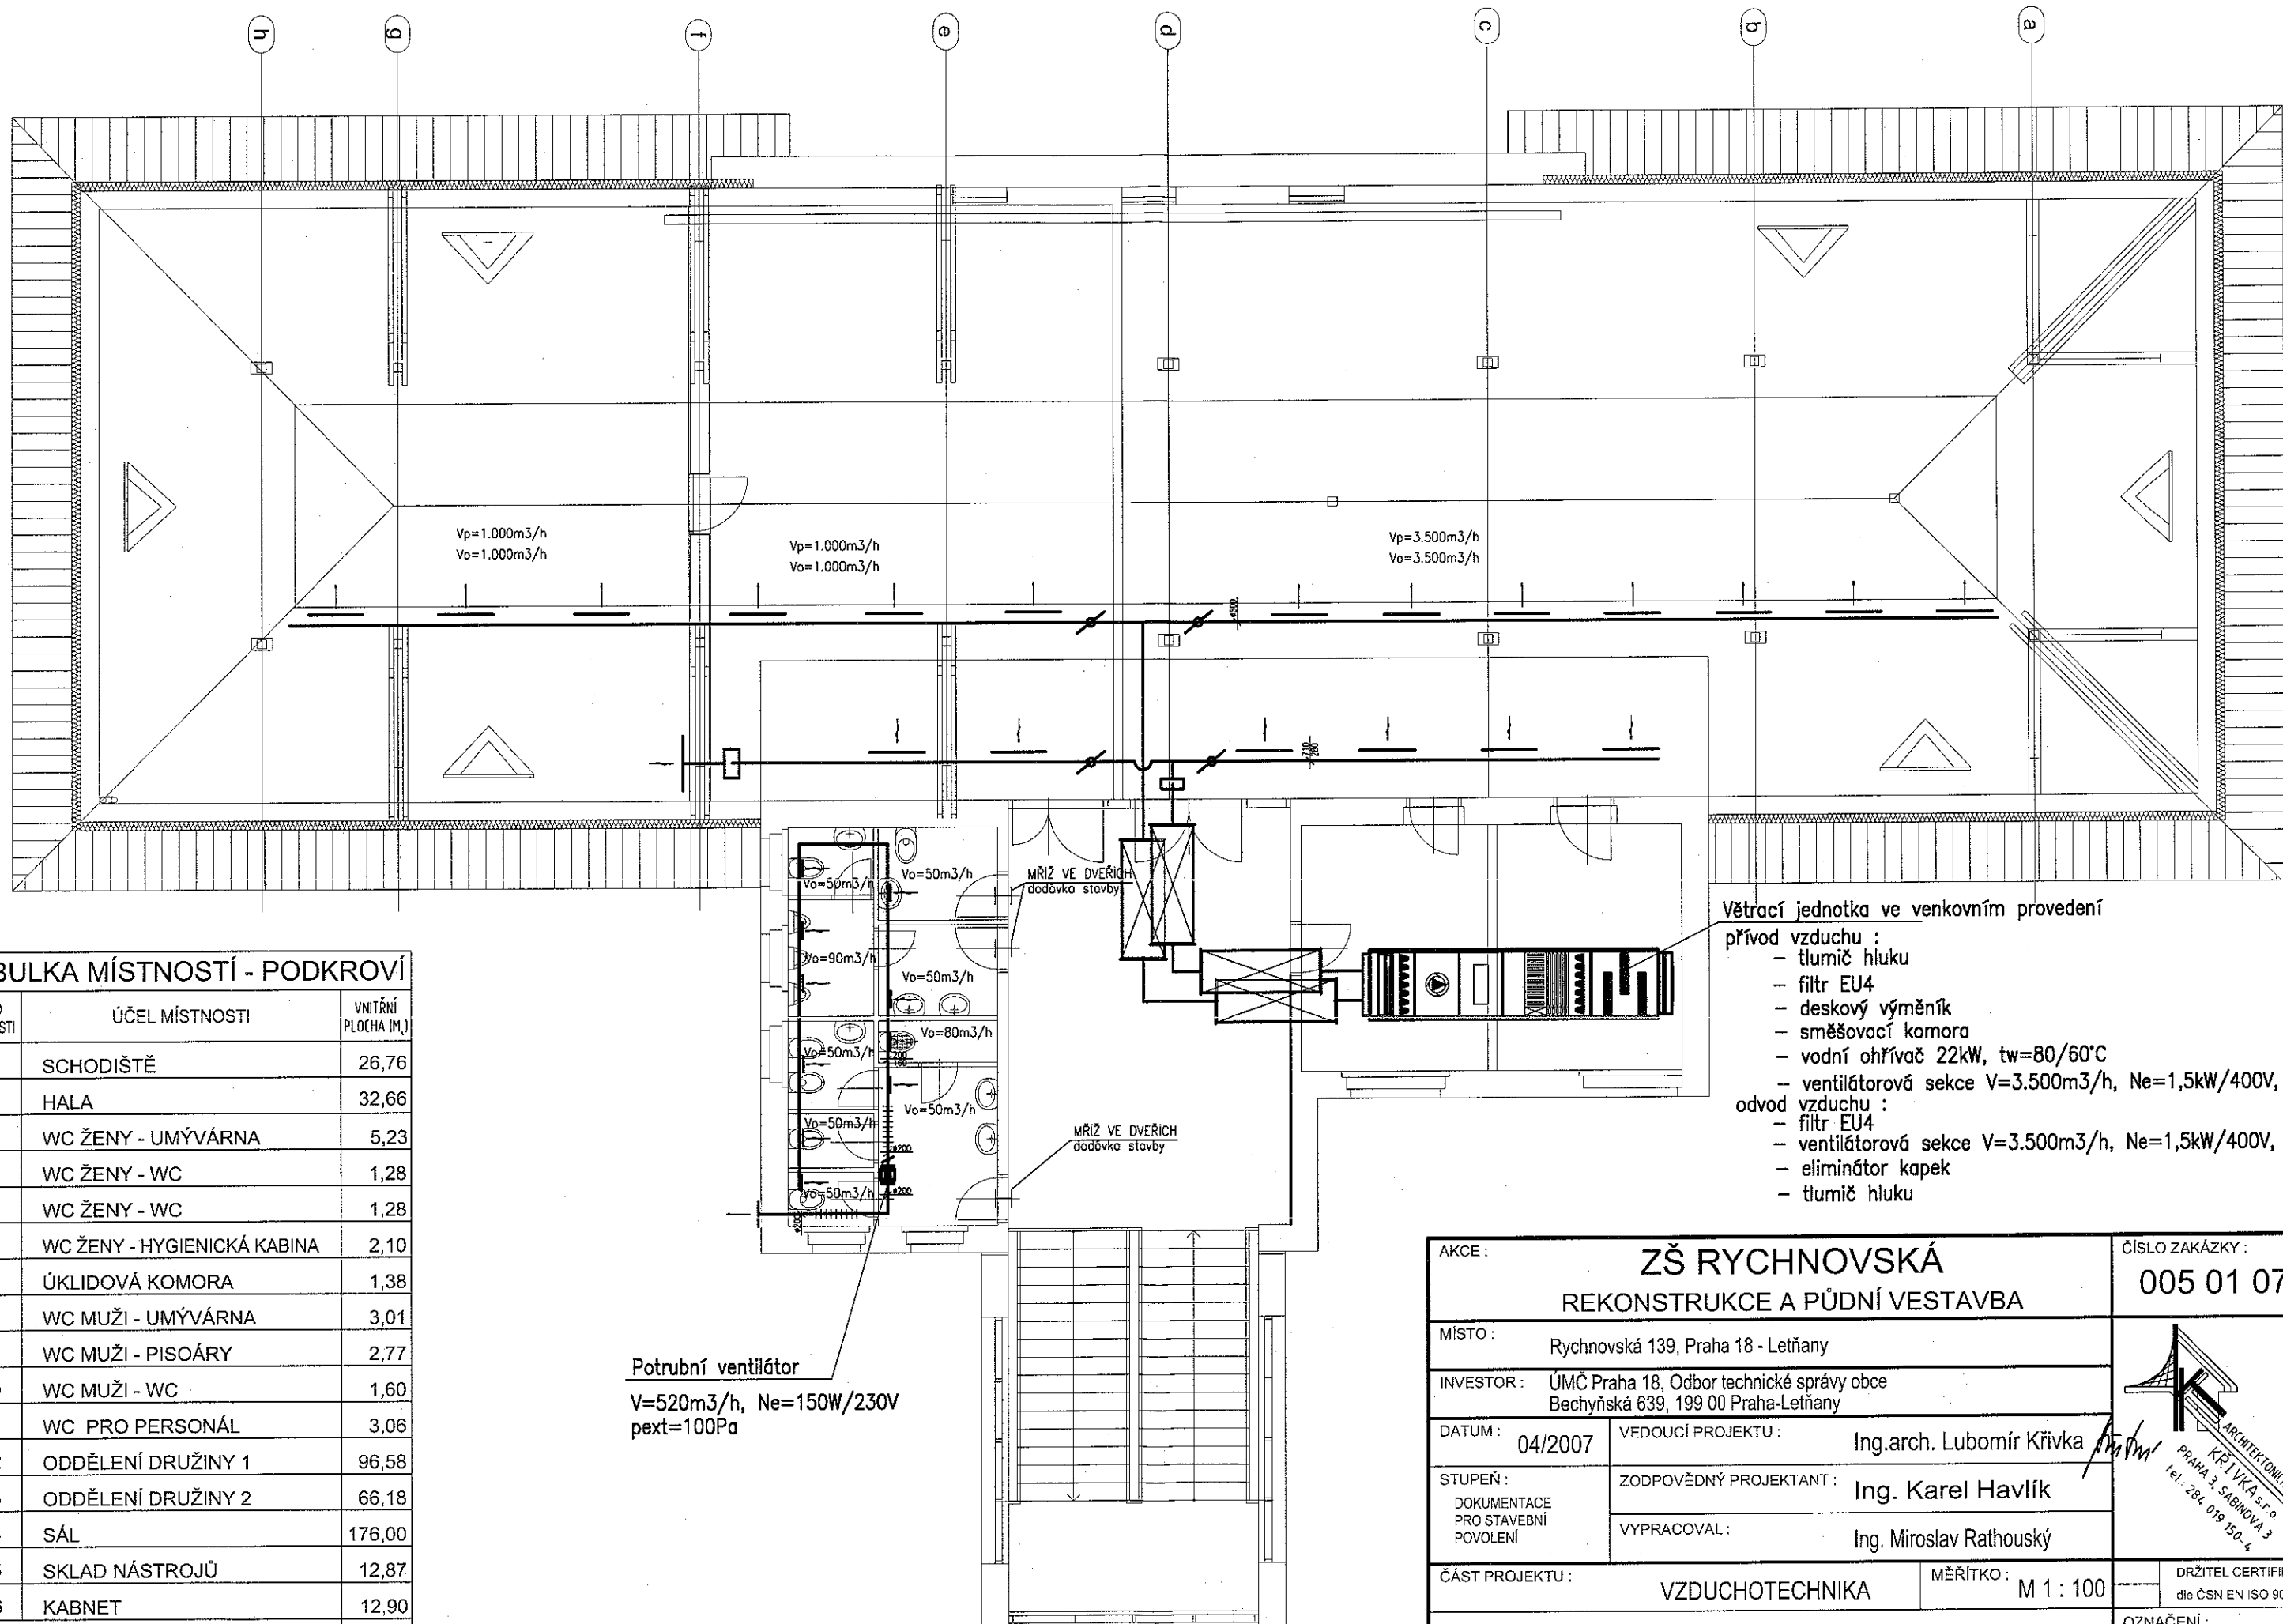

- Větrací jednotka ve venkovním provedení
přívod vzduchu :
- tlumič hluku
- filtr EU4
- deskový výměník
- směšovací komora
- vodní ohříváč 22kW, $t_w=80/60^\circ\text{C}$
- ventilátorová sekce $V=3.500\text{m}^3/\text{h}$, $N_e=1,5\text{kW}/400\text{V}$, $p_{\text{ext}}=300\text{F}$
odvod vzduchu :
- filtr EU4
- ventilátorová sekce $V=3.500\text{m}^3/\text{h}$, $N_e=1,5\text{kW}/400\text{V}$, $p_{\text{ext}}=300\text{P}$
- eliminátor kapek
- tlumič hluku

AKCE :		ZŠ RYCHNOVSKÁ REKONSTRUKCE A PŮDNÍ VESTAVBA		ČÍSLO ZAKÁZKY : 005 01 07	
MÍSTO :		Rychnovská 139, Praha 18 - Letňany			
INVESTOR :		UMČ Praha 18, Odbor technické správy obce Bechyňská 639, 199 00 Praha-Letňany			
DATUM : 04/2007		VEDOUcí PROJEKTU :		Ing.arch. Lubomír Křivka	
STUPEŇ : DOKUMENTACE PRO STAVEBNÍ POVOLENÍ		ZODPOVĚDNÝ PROJEKTANT :		Ing. Karel Havlík	
		VYPRACOVAL :		Ing. Miroslav Rathouský	
ČÁST PROJEKTU :		VZDUCHOTECHNIKA		MĚŘÍTKO : M 1 : 100	
OBSAH :		PŮDORYS PODKROVÍ		DRŽITEL CERTIFIKÁTU dle ČSN EN ISO 9001:2001	
				OZNAČENÍ : F-F2	